
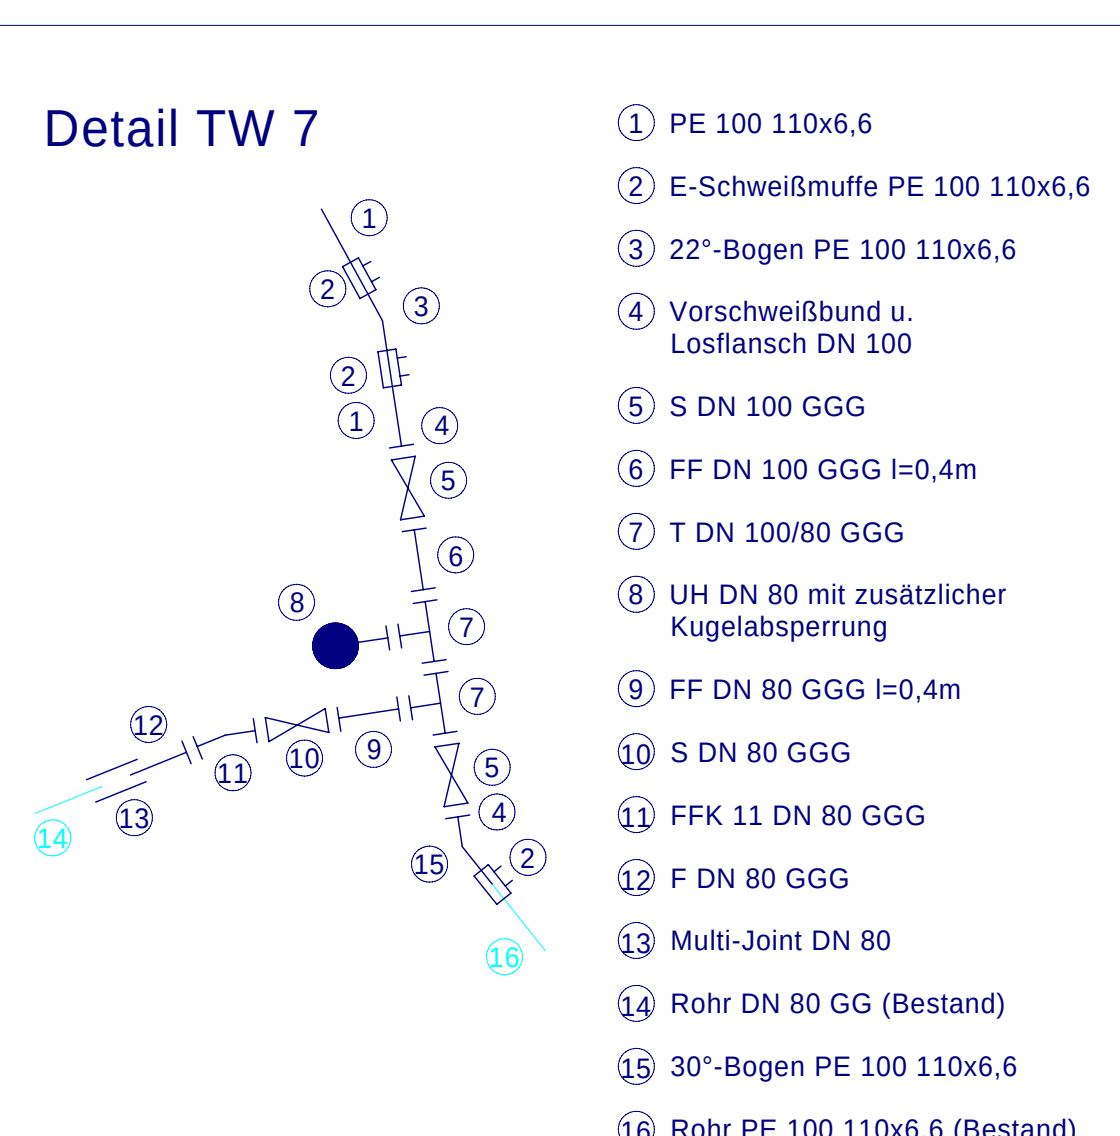
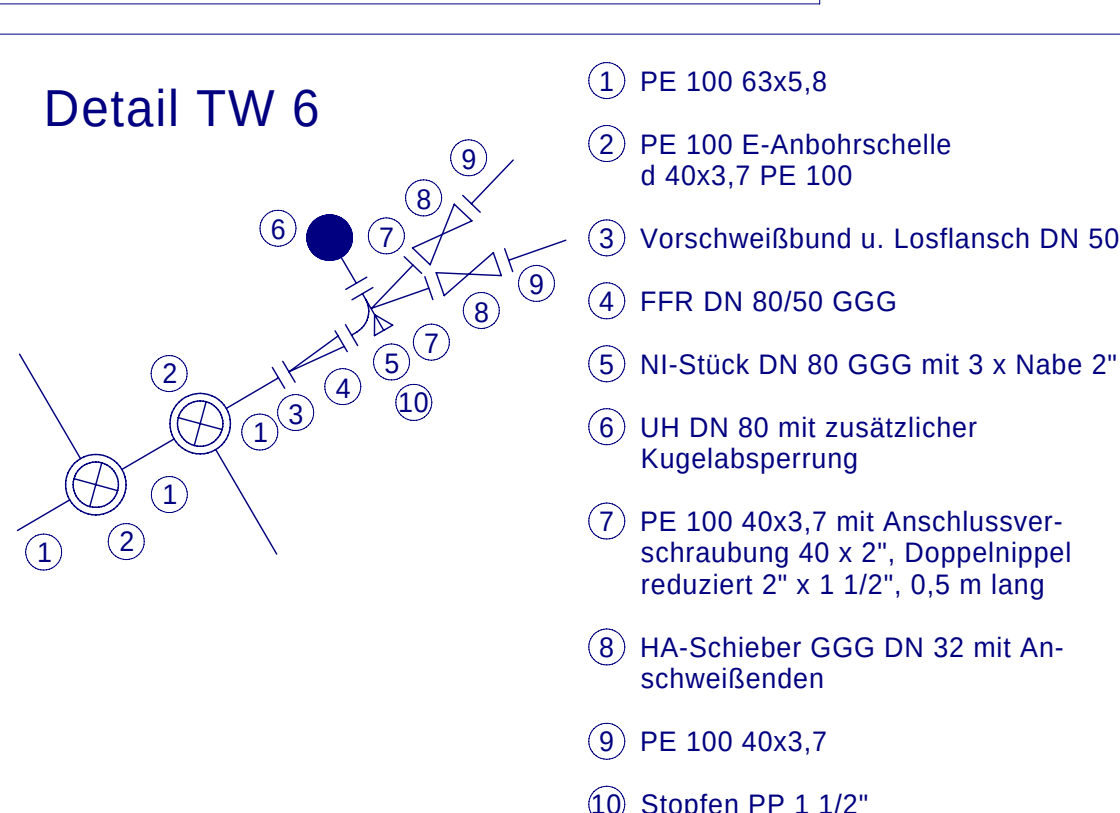
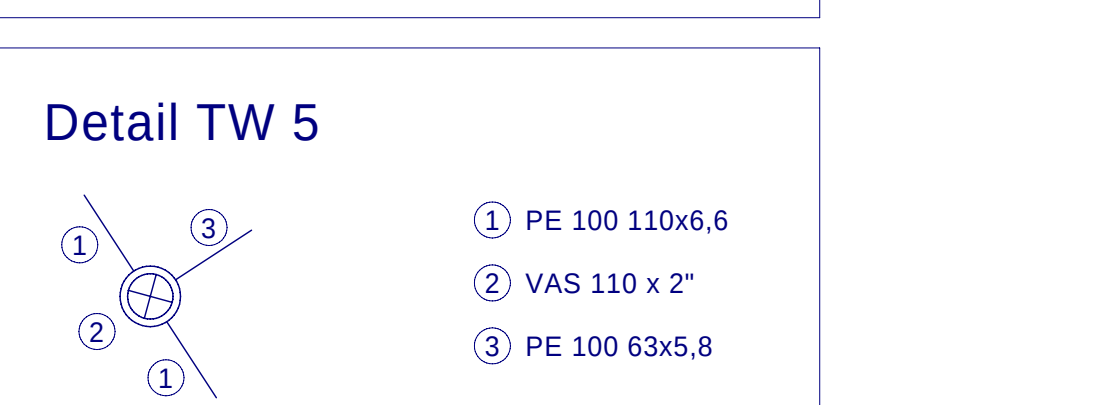
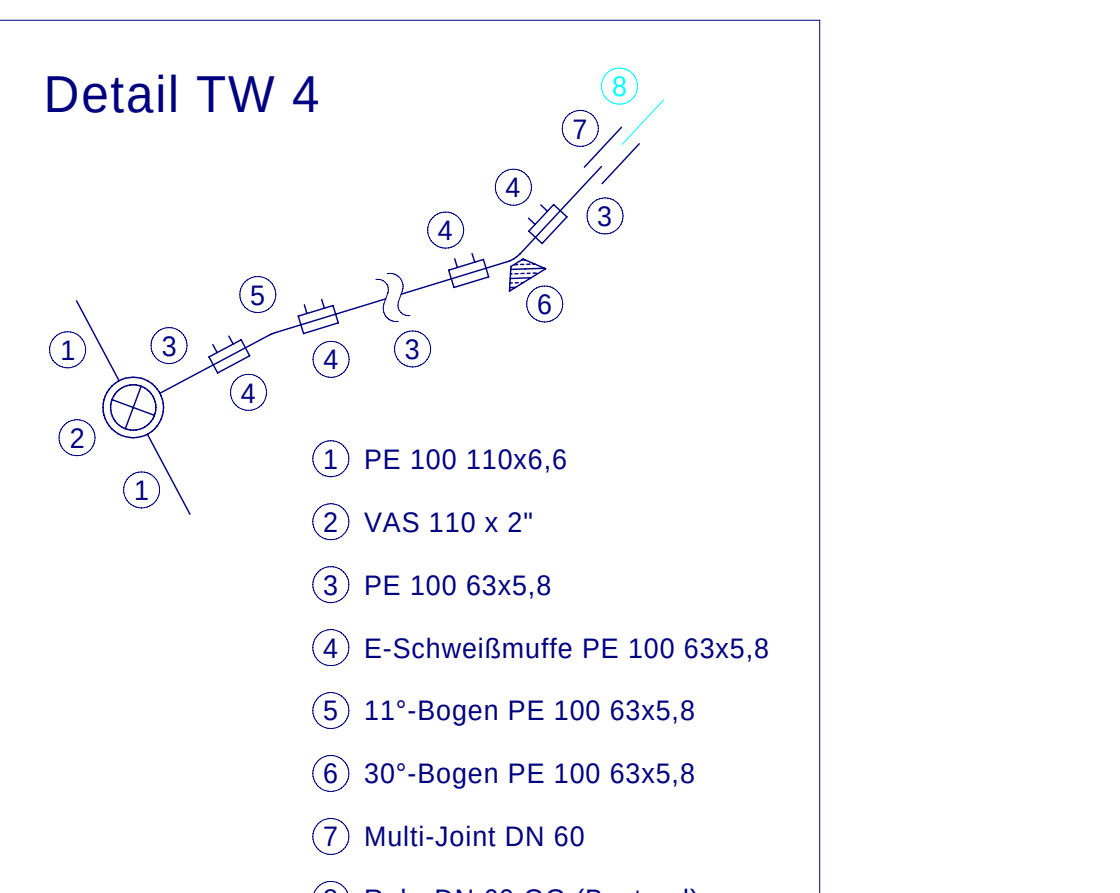
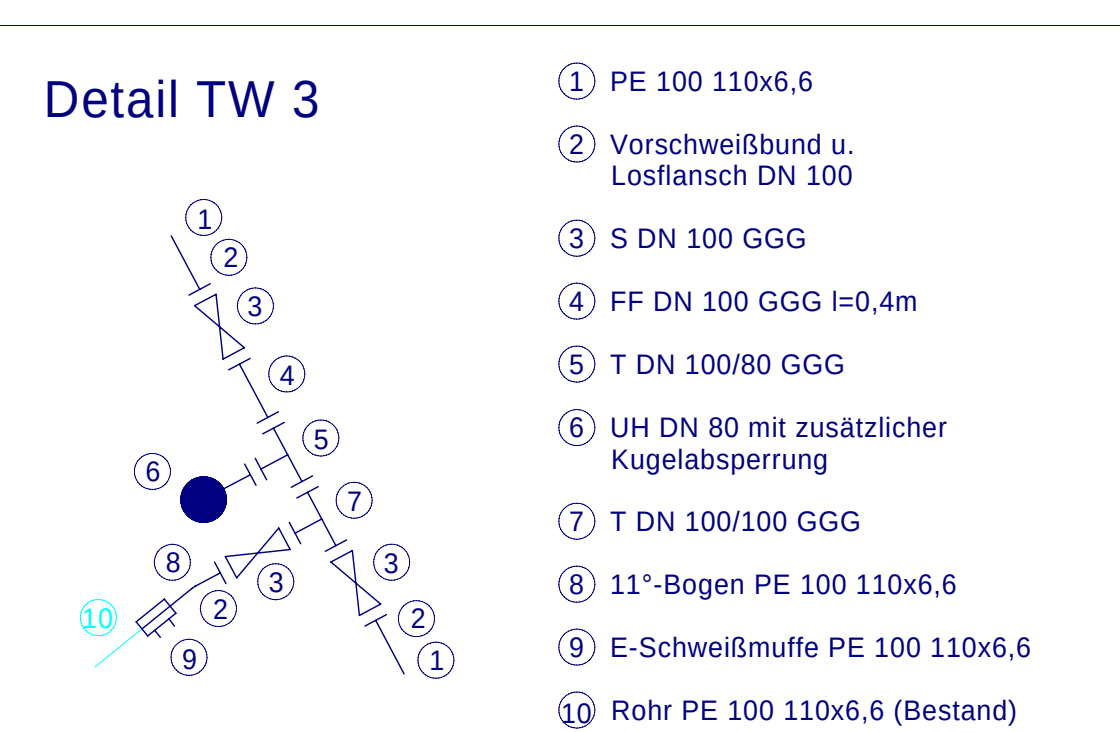
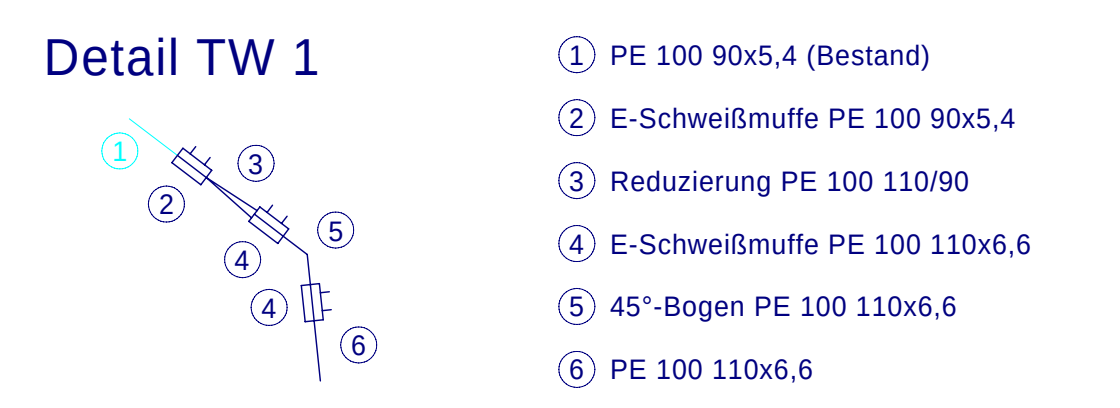


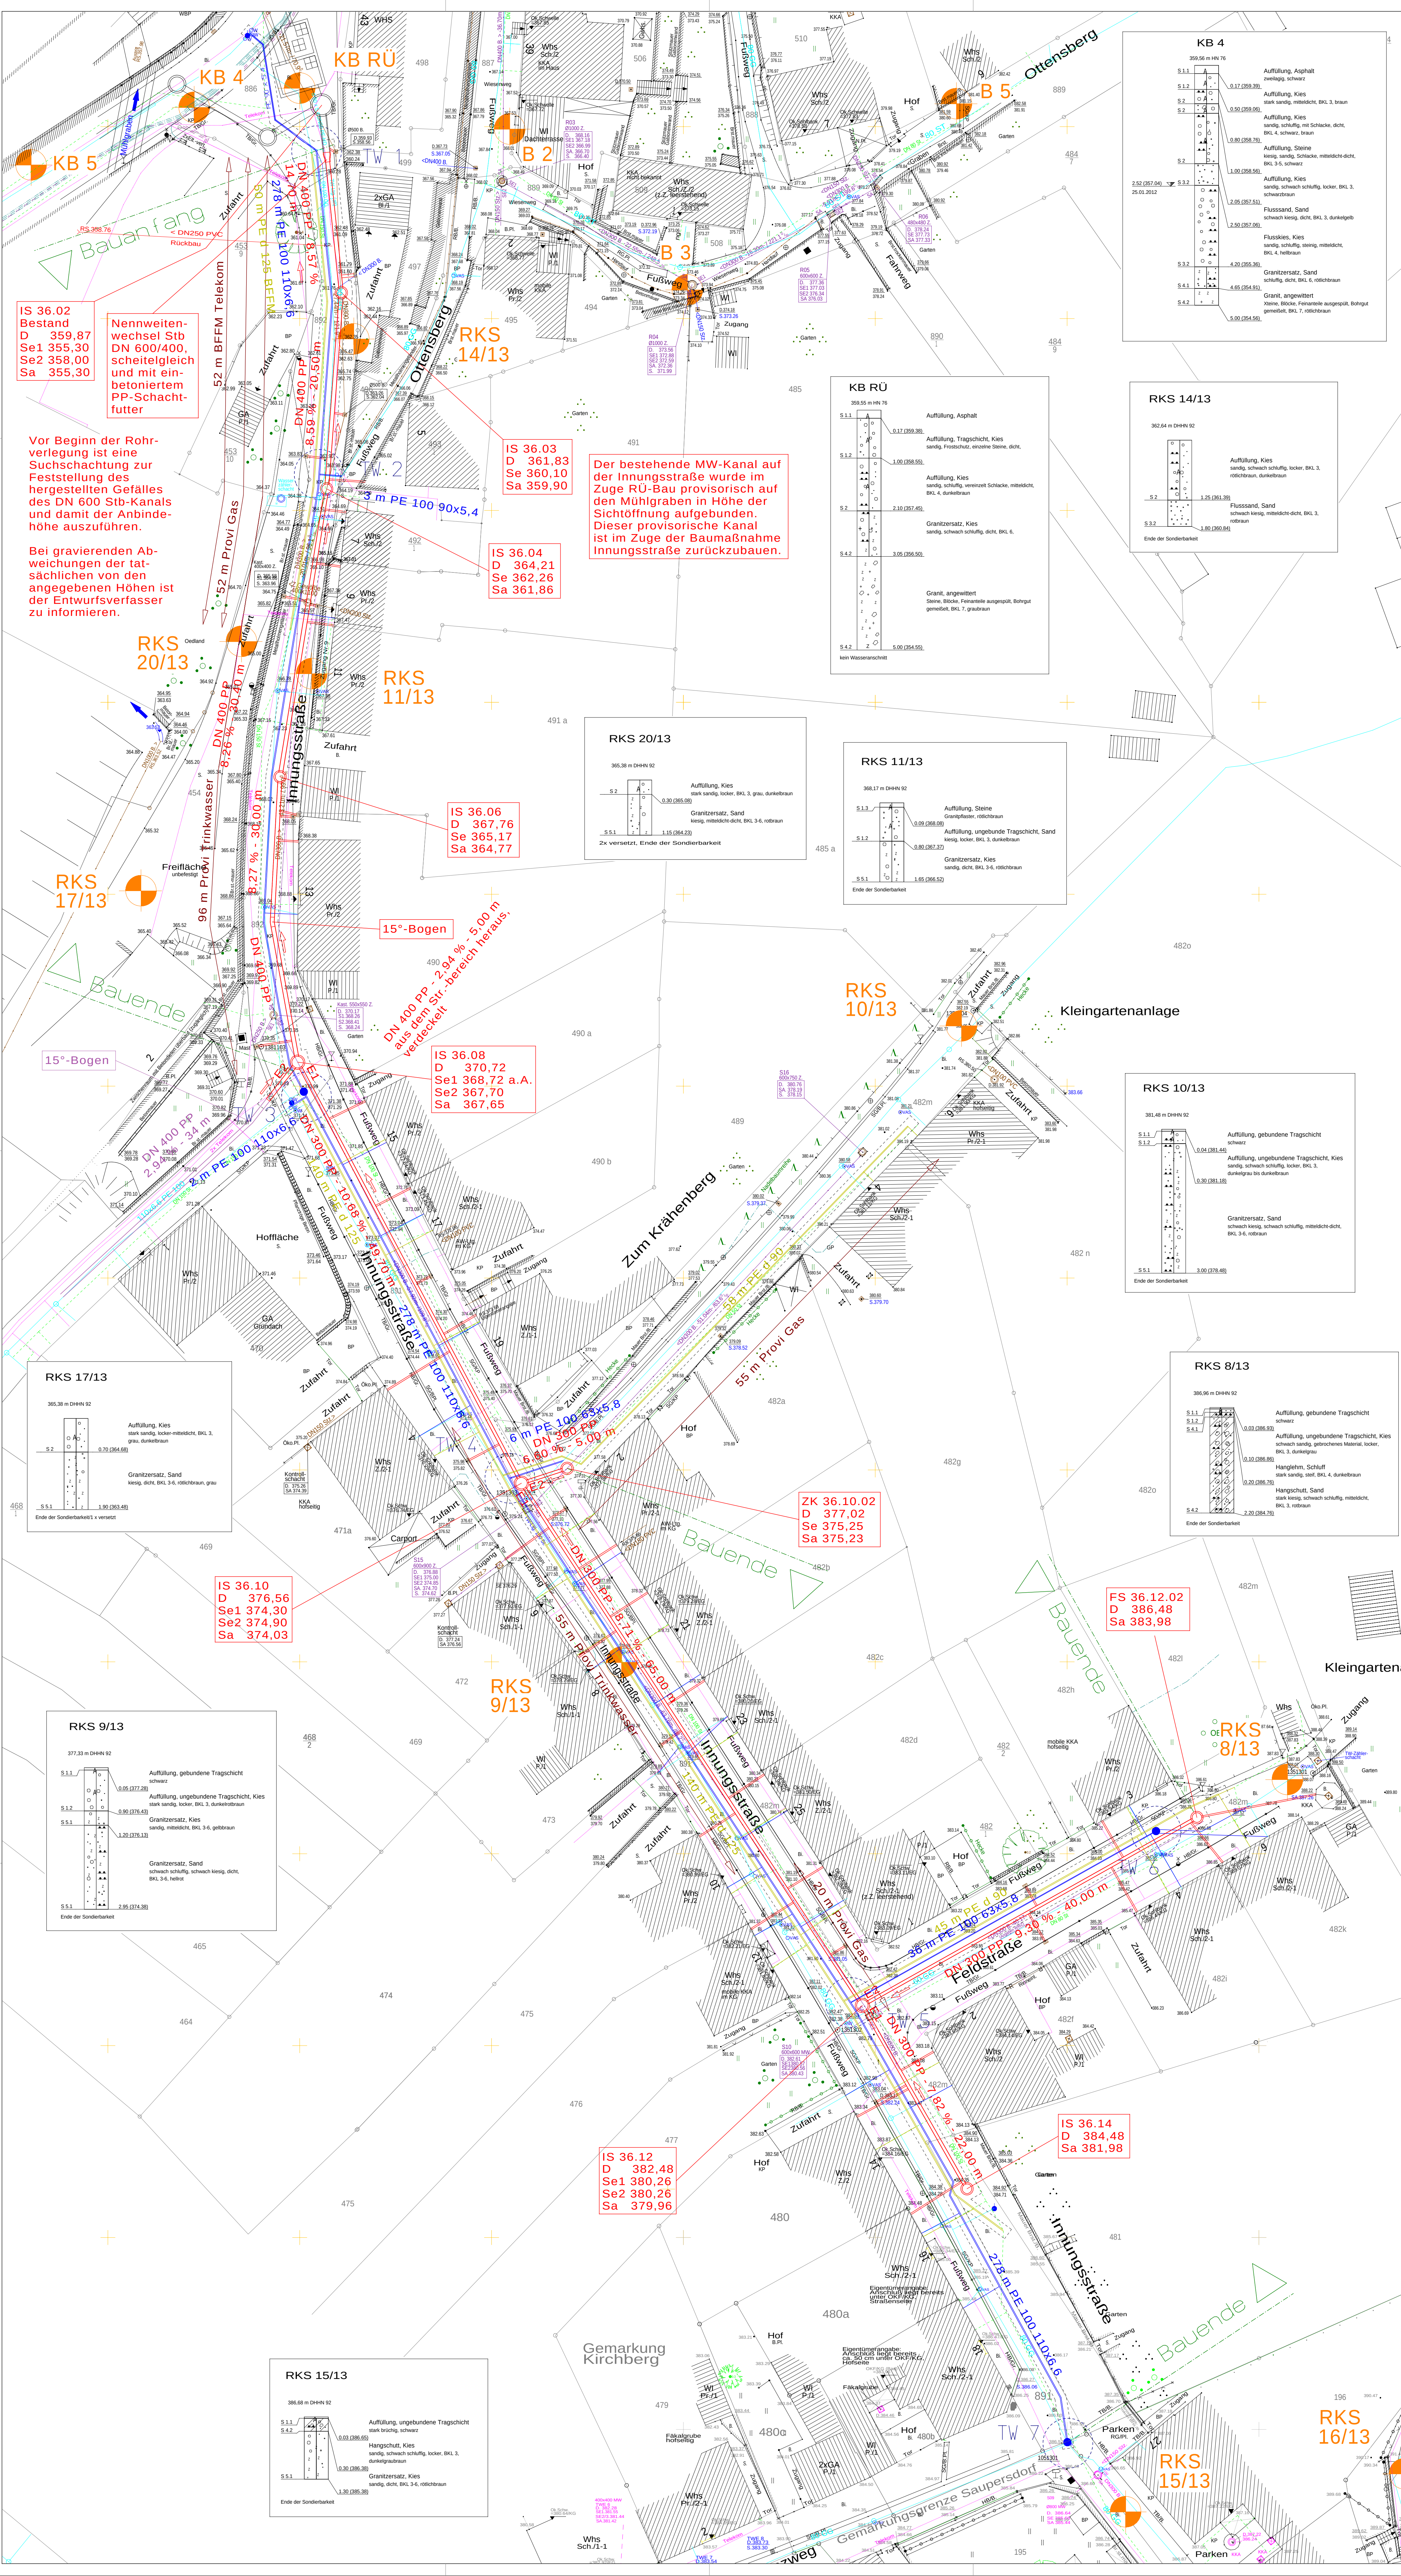

LEGENDE:

	Planung Mischwasserkanal		Bohrung Baugrund
	Planung Trinkwasserleitung		Außenkante Graben
	Planung Gasleitung		
	Bestand MW-Sammlier		Bestand Elit 10 kV
	Bestand TW-Leitung		Bestand Elt 1 kV
	Bestand Gasleitung		Bestand Eltschutzrohr
			Bestand Telekomkabel

Bemerkungen:

Der Lageplan entstand auf der Grundlage des digitalen Bestandsplanes der Wasserwerke Zwickau (WWZ GmbH) und der Bestandsvermessung der Klose GmbH Ingenieurvermessung, Zwickau vom 14.11.2013 und vom 09.12.2013. Der Lageplan dient ausschließlich der Entwässerungsplanung i. A. der WWZ GmbH.

Vor Beginn der Bauausführung sind vom AN die tatsächlichen Höhenverhältnisse vor Ort zu überprüfen. Bei gravierenden Abweichungen der tatsächlichen von den angegebenen Höhen ist der Entwurfsverfasser zu informieren. Aus den Daten entnommene Maße müssen vor der Verwendung in der Orthotik überprüft werden.

Die eingetragenen Medienleitungen wurden Bestandsplänen und anderen Angaben der eingetragenen Medienträger entnommen. Diese Angaben sind ungenau, zum Teil nur überschlägig und teilweise nur angenommen. Der AN hat Baubeginn unbedingt aktuelle Schachtscheine einzuholen! Sollbestandsmassen der Bestandsleitungen zu den neu auszuführenden Kanälen gemäss den Auflagen des jeweiligen Trägers beachtet werden.

Die genaue Lage und Verlegetiefe der vorhandenen Bestandsleitungen sind teilweise unbekannt und müssen vor Baubeginn bedarfsweise durch örtliche Aufgrabungen überprüft werden.

Die Ausführung der Hausanschlussleitungen der einzelnen Grundstücksentwässerungen erfolgt in DN 150 PE. Die dargestellten HA haben nur informellen Charakter. In der Regel erfolgt die Neuverlegung im öffentlichen Bereich entsprechend des vorhandenen Bestandes. Die genaue Lage ist mit dem jeweiligen Grundstückseigentümer vor der Ausführung mit Nachweis abzustimmen.

Die Endschnitte werden als Schächte mit geradem durchgehendem Gerinne ausgebildet.

Änderung	Datum	Name	Art der Änderung

Vorhaben: Nebensammlier Kirchberg, Innungsstr./Feldstr. u. Gasleitungsenerneuerung (Tiefbau) Innungsstr.		Projektnummer: 0532 / 2013
Art / Darstellung: Koordinierter Lageplan Innungsstraße / Feldstraße / Zum Krähenberg		Plannummer: 02-01
Phase: Ausführungsplanung	bearbeitet: Mar 16 Förster	Maßstab: 1:250
Lagebezug: RD 83	Höhenbezug: DHN 92	Kreis: Landkreis Zwickau
Bauherr / Vorhabensträger: Wasserwerke Zwickau GmbH Erfmühlstraße 15 08066 Zwickau		Gemeinde: Kirchberg
Bauherr / Vorhabensträger: eins Energie in Sachsen Augustusburger Straße 1 09111 Chemnitz		Datum:
Entwurfsverfasser: INGENIEURBÜRO PHILIPP-HEINEMANN-DRESSEL GmbH Beratende Ingenieure & Landschaftsarchitekten Neußdorfer Straße 27b 08562 Zwickau Tel: 0375-78 40 420 Fax: 0375-79 29 324 Mail: info@ingenieurbuero.de Datum: 09.03.16		